


**Anexo II - LI AGIITEC\_UFFS\_CH\_PE\_ARQ-Layout1.pdf**

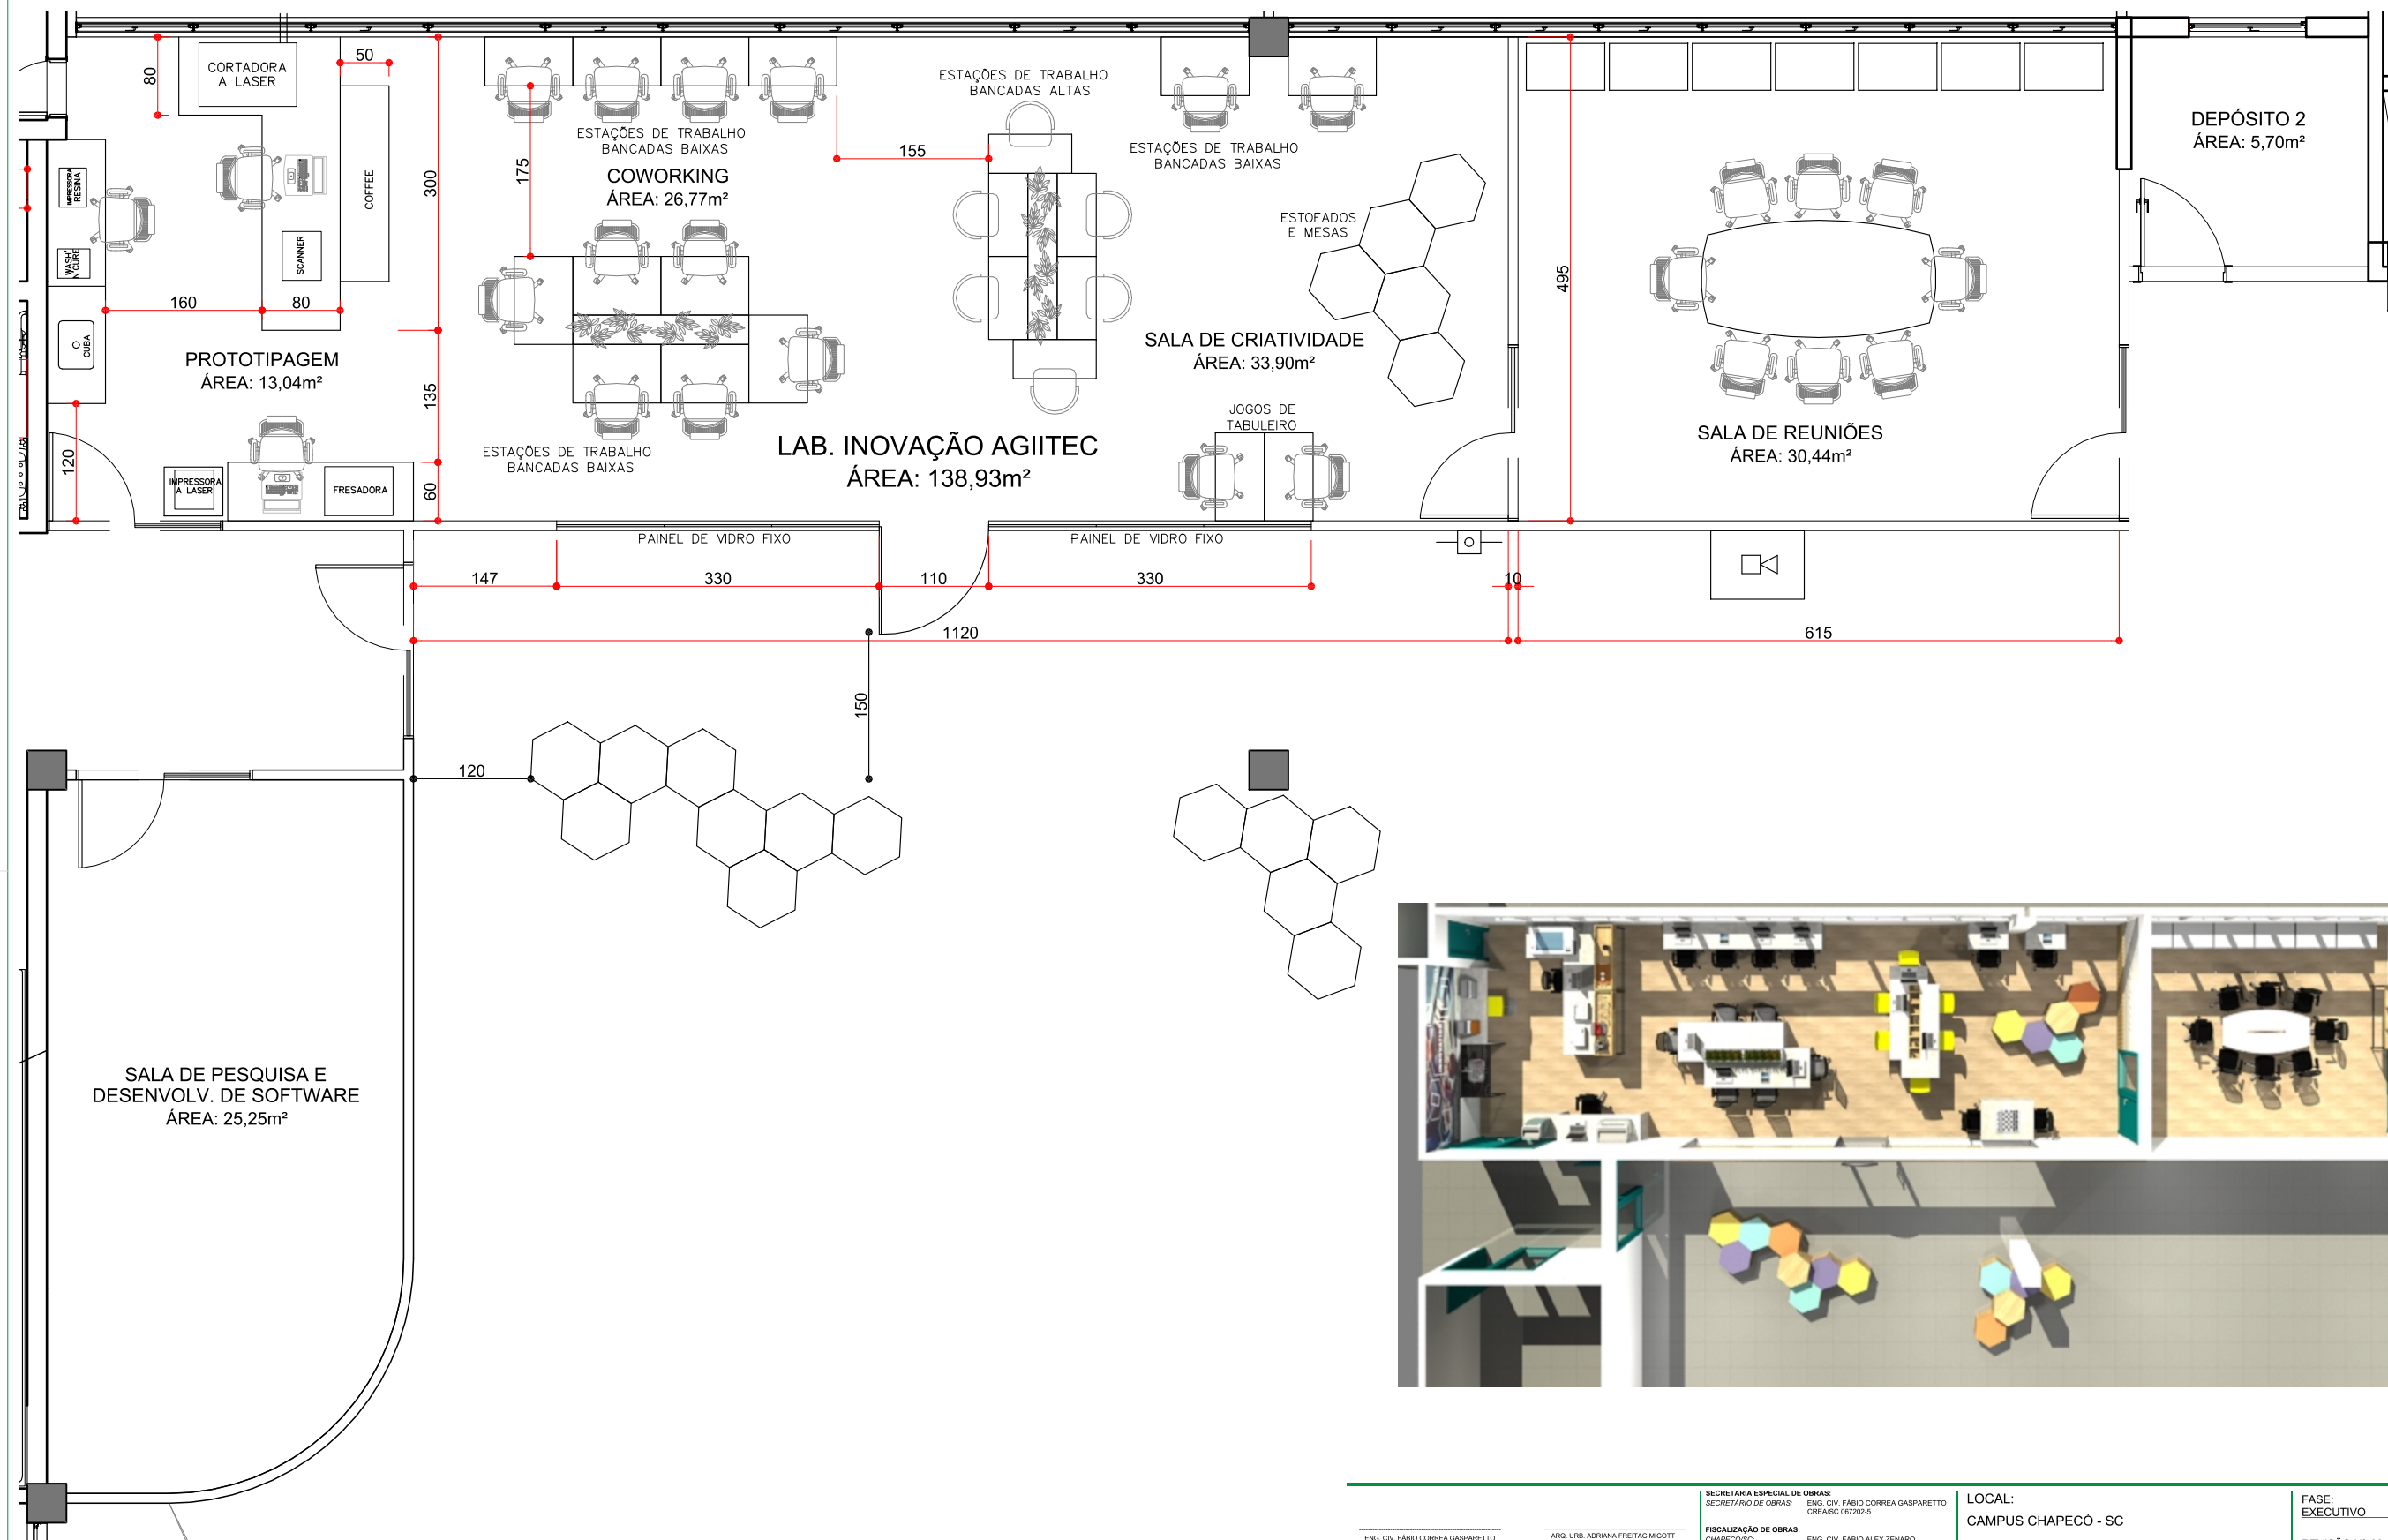

PLANTA BAIXA LABORATÓRIO DE INOVAÇÃO  
ESCALA 1/65

<p>SECRETARIA ESPECIAL DE OBRAS:</p> <p>SECRETÁRIO DE OBRAS: ENG. CIV. FÁBIO CORREIA GASPARETTO CREASC 087202-5</p> <p>FISCALIZAÇÃO DE OBRAS:</p> <p>CHAPECO/SC:</p> <p>CERRO LARGORS:</p> <p>ERECIMMRS:</p> <p>LARANJEIRAS DO SUL/PR:</p> <p>REALIZA/PR:</p> <p>EQUIPE TÉCNICA SED:</p> <p>ARO. URB. ADRIANA FREITAS MIGOTT ARO. URB. WELLINGTON TISCHER ENG. CIV. CLAUDIO LUIZ POMPERMAIER ENG. CIV. RODRIGO EMMER ENG. ELETRIC. SILVIO ANTONIO TESTON ENG. SANIT. ADRIANA TANCHI ENG. MEC. DANIEL ESPINO TEC. MEC. GIOVANI FAVERO TEC. ELETROTEC. DIEGO GIOVATO</p>	<p>LOCAL:</p> <p>CAMPUS CHAPECÓ - SC</p> <p>OBRA:</p> <p>LABORATÓRIO DE INOVAÇÃO AGITEC</p> <p>PROJETO:</p> <p>ARQUITETÔNICO</p> <p>CONTEÚDO:</p> <p>PLANTA BAIXA GERAL</p> <p>ENDEREÇO:</p> <p>RODOVIA SC 484. Km 02, B. FRONTEIRA SUL</p> <p>DESENHADO POR:</p> <p>ADRIANA</p> <p>NOME DO ARQUIVO:</p> <p>LABORATORIO+INOVACAO+AGITEC_UFFS_CH_PE_ARQ.DWG</p>	<p>FASE:</p> <p>EXECUTIVO</p> <p>REVISÃO Nº: 00</p> <p>DATA: 18/05/2022</p> <p>ESCALA: INDICADA</p> <p>TAMANHO FOLHA: A3</p> <p>Nº PRANCHA:</p> <p>ARQ 01 08</p>