




Anexo V - LI AGIITEC_UFFS_CH_PE_ARQ-Layout5.pdf

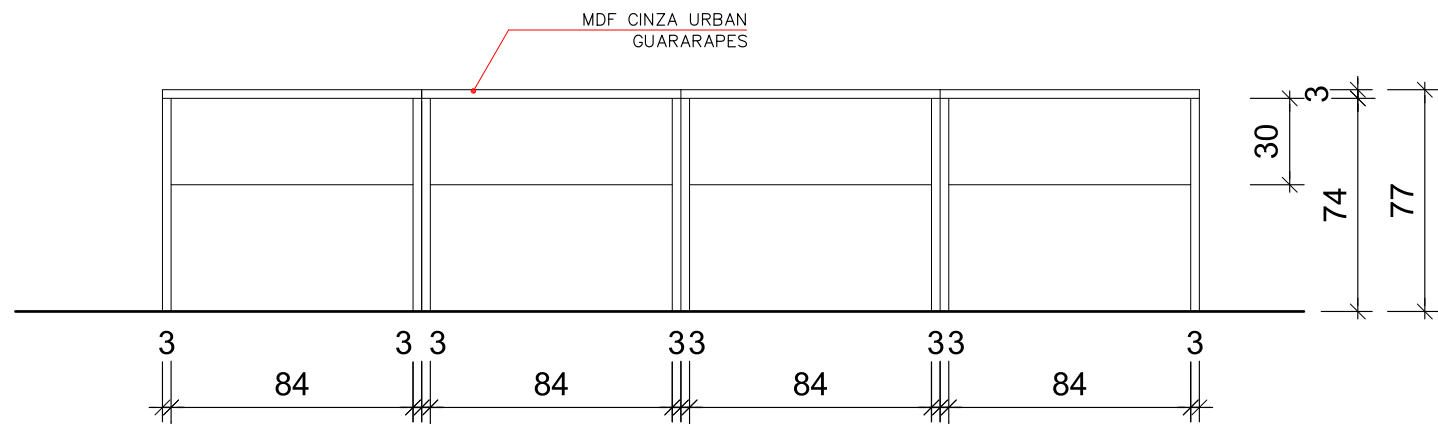


VISTA BANCADAS INDIVIDUAIS
ESCALA 1/25

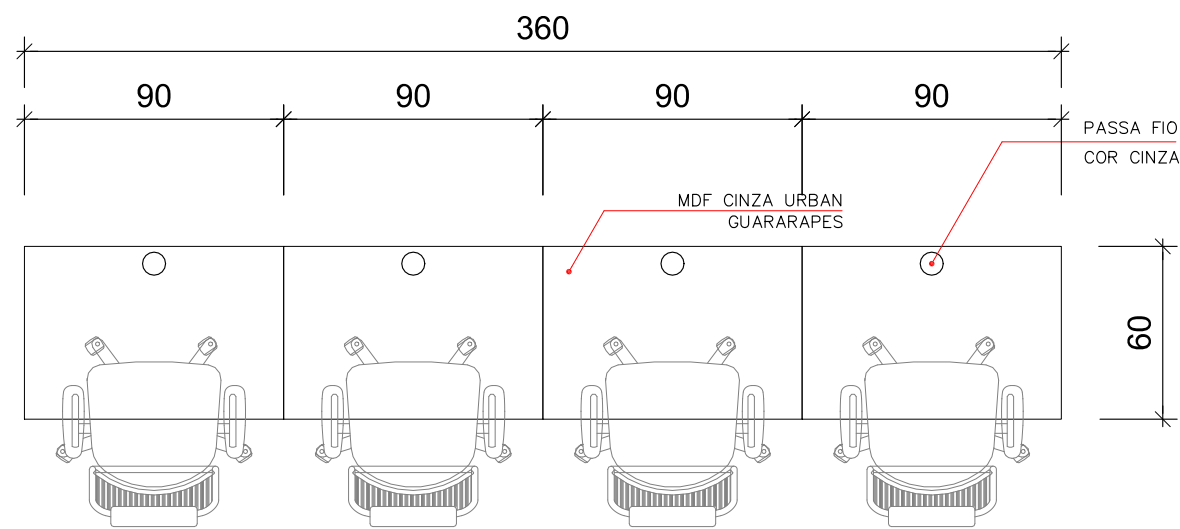

PLANTA BAIXA BANCADAS INDIVIDUAIS COM PASSA FIO
ESCALA 1/25

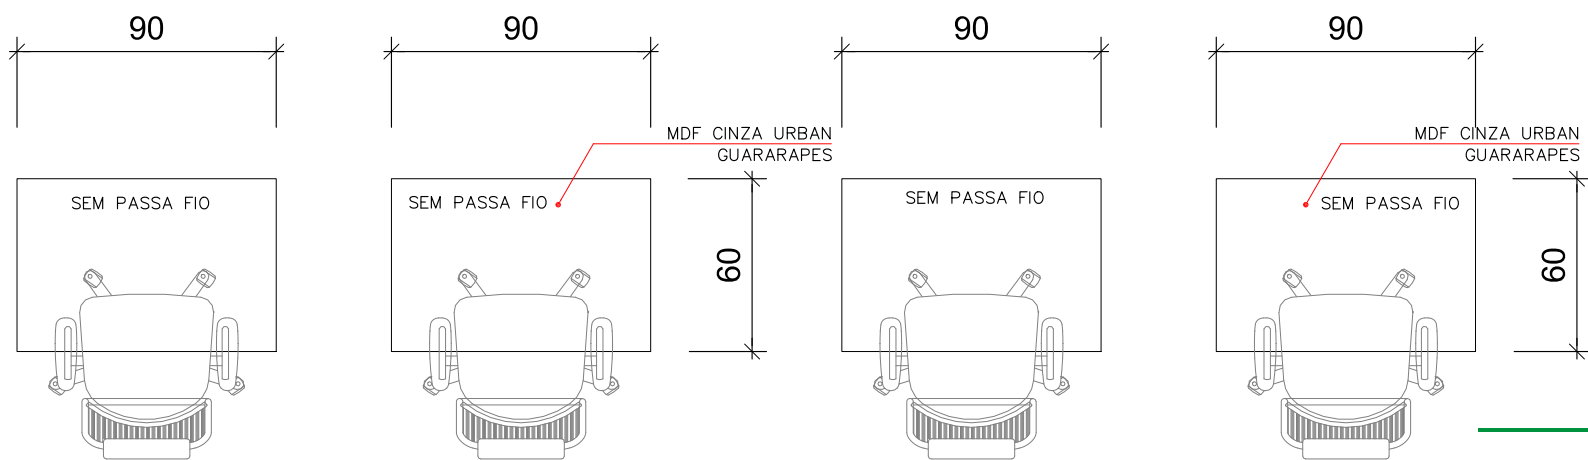

PLANTA BAIXA BANCADAS INDIVIDUAIS SEM PASSA FIO
ESCALA 1/25

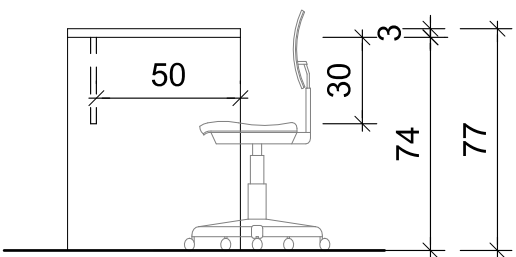

VISTA LATERAL BANCADAS INDIVIDUAIS
ESCALA 1/25



ENG. CIV. FÁBIO CORREIA GASPARETTO
CREASC 087202-5
RESPONSÁVEL SEU-UFFS

ARQ. URB. ADRIANA FREITAS MIGOTT
CAU-BR A41125-6
RESPONSÁVEL TÉCNICO



Secretaria
Especial
de Obras

Avenida Fernando Machado, nº 108 E - Bloco 2 Sala 2.2.05
Centro, Chapecó, SC - Contatos: (0xx49) 2049-3113 / 2049-3118
Site Oficial: www.uffs.edu.br

SECRETARIA ESPECIAL DE OBRAS:
SECRETÁRIO DE OBRAS: ENG. CIV. FÁBIO CORREIA GASPARETTO
CREASC 087202-5

FISCALIZAÇÃO DE OBRAS:
CHAPECÓ/SC: ENG. CIV. FÁBIO ALEX ZENARO
CREASC 163121-3
ENG. ELETRIC. MATHEUS TODOSCATI
CREASC 111581-1
ENG. CIV. PAULO ROBERTO HENDES
CREASC 107012
ENG. CIV. GABRIEL ROQUE SCHMIDT
CREASC 43769
ENG. CIV. JULIANA ANA CHIARELLO
CREASC 177896
ERECIMMRS: ENG. CIV. FÁBIO ONETTA
CREASC 84187-0
LARANJEIRAS DO SUL/PR: ENG. CIV. FABRÍCIO BALESTRIN
CREA-PR 127486
REALIZA/PR: ENG. CIV. FABRÍCIO BALESTRIN
CREA-PR 127486

EQUIPE TÉCNICA SEU:
ARQ. URB. ADRIANA FREITAS MIGOTT
ARQ. URB. WELLINGTON TISCHER
ENG. CIV. CLAUDIO LUIZ POMPERMAIER
ENG. CIV. RODRIGO EMMER
ENG. ELETRIC. SILVIO ANTONIO TESTONI
ENG. SANT. ADRIANA TANCINI
ENG. MEC. DANIEL ESPINO
TEC. MEC. GIOVANI FAVERO
TEC. ELETROTEC. DIEGO GNOATTO

LOCAL:
CAMPUS CHAPECÓ - SC

OBRA:
LABORATÓRIO DE INOVAÇÃO AGITEC
PROJETO:
ARQUITETÔNICO
CONTEÚDO:

DETALHAMENTO BANCADAS INDIVIDUAIS
ENDEREÇO:
RODOVIA SC 484. Km 02, B. FRONTEIRA SUL
DESENHADO POR:
ADRIANA
NOME DO ARQUIVO:
LABORATORIO+INOVACAO+AGITEC_UFFS_CH_PE_ARQ.DWG

FASE:
EXECUTIVO

REVISÃO Nº: 00

DATA: 18/05/2022

ESCALA: INDICADA

TAMANHO FOLHA: A3

Nº PRANCHA:

ARQ 05/08