




**Anexo VI - LI AGIITEC_UFFS_CH_PE_ARQ-Layout6.
pdf**

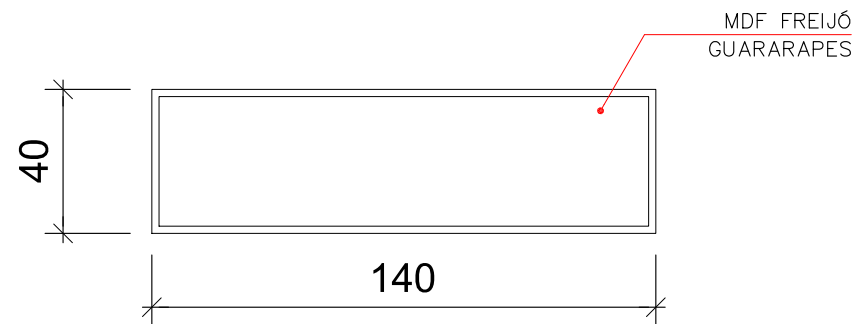

PLANTA BAIXA APARADOR
ESCALA 1/20

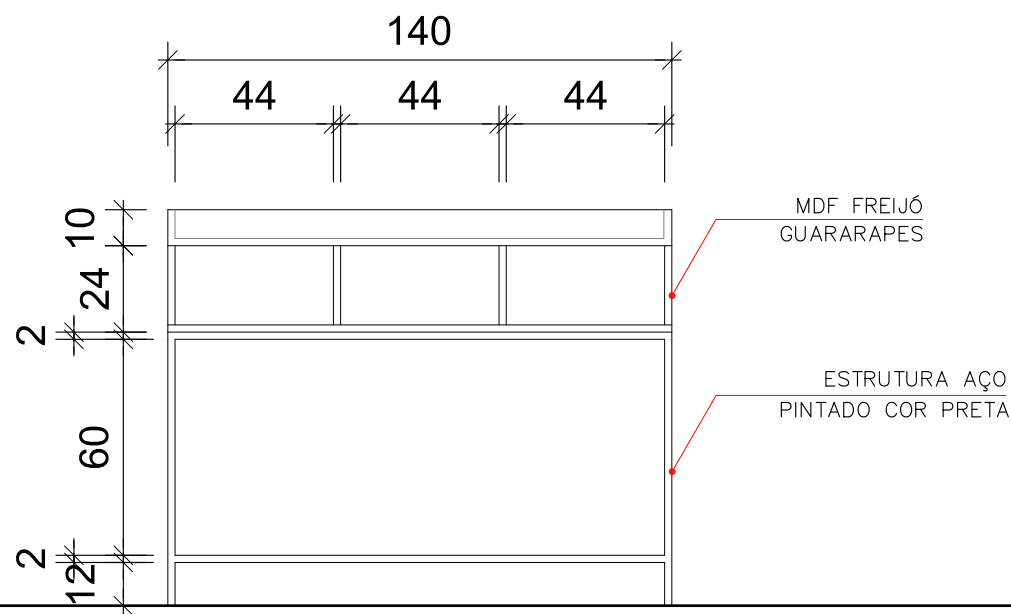

VISTA FRONTAL APARADOR
ESCALA 1/20

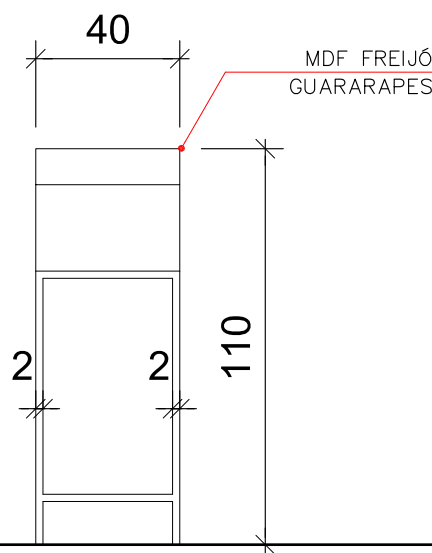

VISTA LATERAL APARADOR
ESCALA 1/20



OBS: SERÃO PRODUZIDAS DUAS UNIDADES DO APARADOR

<div>SECRETARIA ESPECIAL DE OBRAS: SECRETÁRIO DE OBRAS: ENG. CIV. FÁBIO CORREIA GASPARETTO CREASC 087202-5</div> <div>FISCALIZAÇÃO DE OBRAS: CHAPECÓ/SC: ENG. CIV. FÁBIO ALEX ZENARO CREASC 163121-3 ENG. ELETRIC. MATHEUS TODESCATT CREASC 111051-1 ENG. CIV. PAULO ROBERTO HENDGES CREAIRS 107012 ENG. CIV. GABRIEL ROQUE SCHMIDT CREAIRS 43769 ENG. CIV. JULIANA ANA CHIARELLO CREAIRS 127866 LARANJEIRAS DO SUL/PR: ENG. CIV. FÁBIO ONETTA CREAIRS 84107-0 ENG. CIV. FABRICIO BALESTRIN CREAIRS 127486</div> <div>REALEZAPR: EQUPE TÉCNICA SED: ARQ. URB. ADRIANA FREITAG MIGOTT ARQ. URB. WELLINGTON TISCHER ENG. CIV. CLAUDIO LUIZ POMPERMAIER ENG. CIV. RODRIGO EMMER ENG. ELETRIC. SILVIO ANTONIO TESTONI ENG. SANT. ADENIR TANCINI ENG. MEC. DANIEL ESPINO TEC. MEC. GIOVANI FAVERO TEC. ELETROTEC. DIEGO GIOVATTO</div>		LOCAL: CAMPUS CHAPECÓ - SC	FASE: EXECUTIVO
<div>ENG. CIV. FÁBIO CORREIA GASPARETTO CREASC 087202-5 RESPONSÁVEL SED-UFFS</div> <div>ARQ. URB. ADRIANA FREITAG MIGOTT CAU-BR A41125-6 RESPONSÁVEL TÉCNICO</div>		OBRA: LABORATÓRIO DE INOVAÇÃO AGITEC	REVISÃO Nº: 00
		PROJETO: ARQUITETÔNICO	DATA: 18/05/2022
		CONTEÚDO: DETALHAMENTO APARADORES	ESCALA: INDICADA
		ENDEREÇO: RODOVIA SC 484. Km 02, B. FRONTEIRA SUL	TAMANHO FOLHA: A3
		DESENHADO POR: ADRIANA	Nº PRANCHA:
		NOME DO ARQUIVO: LABORATORIO+INOVACAO+AGITEC_UFFS_CH_PE_ARQ.DWG	ARQ 06 08