


PLANTA BAIXA - BANCO


ESCALA 1/10

ESCALA 1/10

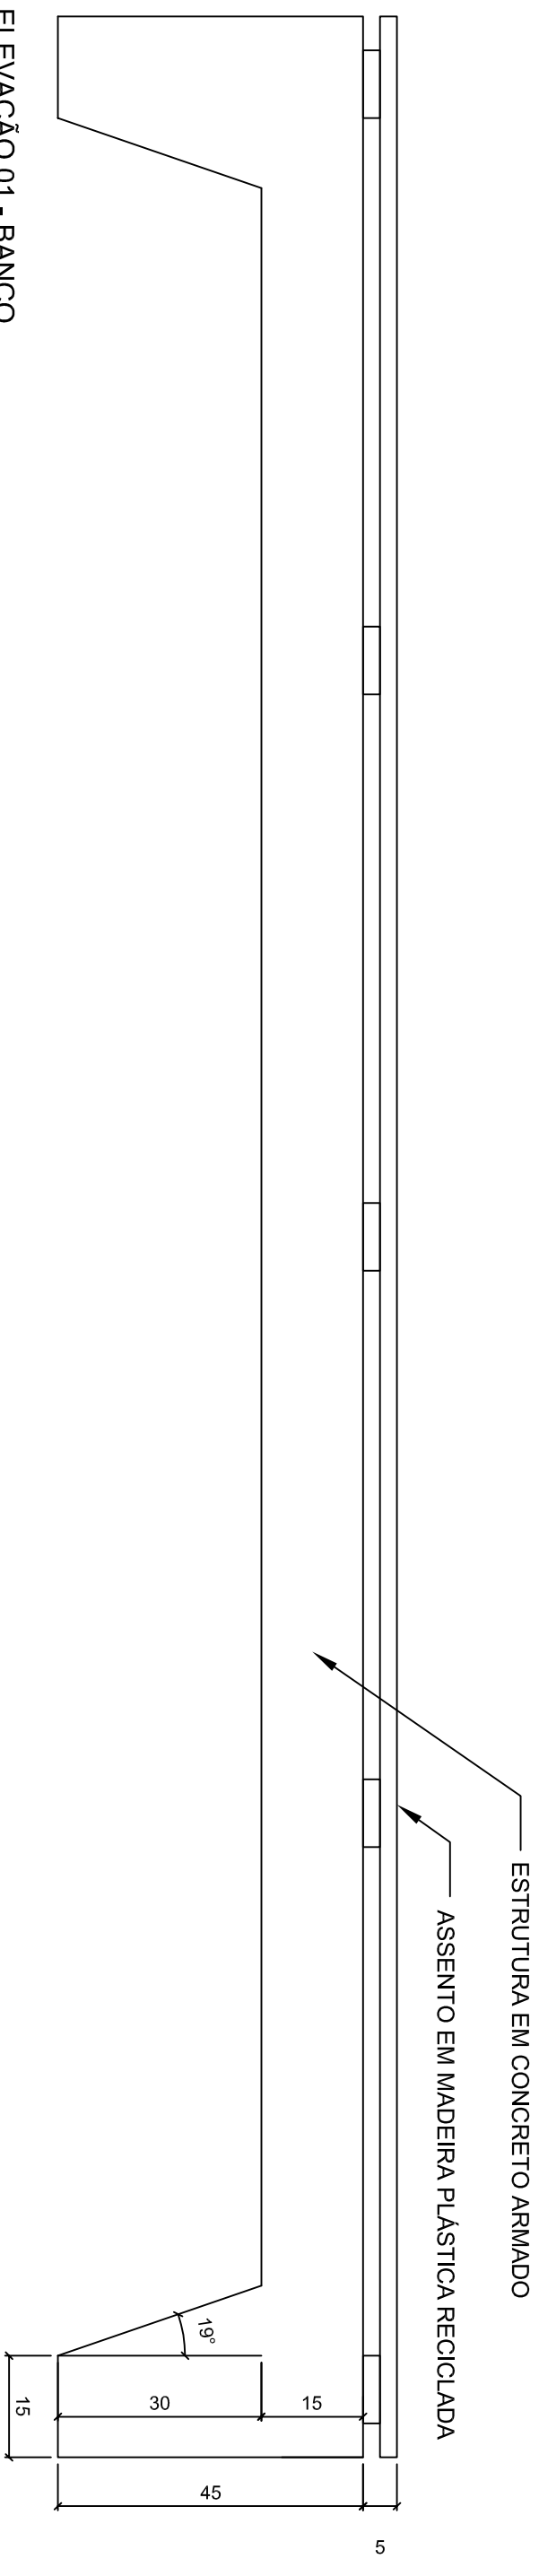

ELEVAÇÃO 01 - BANCO
ESCALA 1/10


ESCALA 1/10

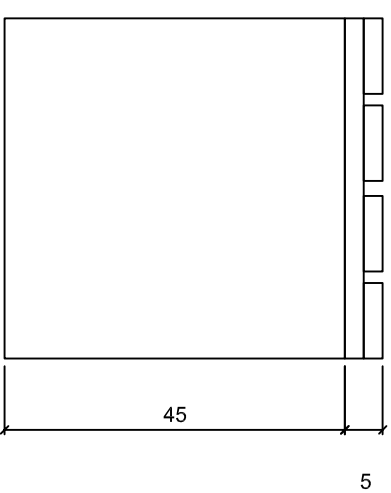

ELEVAÇÃO 02 - BANCO
ESCALA 1/10

ESCALA 1/10

CARIMBOS:



UFES
UNIVERSIDADE
FEDERAL DA
FRONTEIRA SUL

Secretaria Especial de Obraseo

ENL. CH. PAULO ROBERTO PINTO DA LUZ
 RESPONSÁVEL SINDATS

ENL. JULIANA CARNEIRO
 COORDENADORA DE OBRAS
 RESPONSÁVEL TÉCNICO

CALDERA ASSOCI. SANEAMENTO
 FISCALIZAÇÃO TÉCNICA

LOCAL:

ORÇA:
 ABRIGO DE ÔNIBUS
 PROJETO:
 PROJETO PADRÃO
 CONTEÚDO:
 PROJETO ARQUITETÔNICO
 DETALHA BANCO
 ENDEREÇO:
 DESENHADO POR:
 VINICIUS LINCKZUK
 NOME DO ARQUIVO:
 UFES_ERECOMH_ABRIGO_ONIBUS.dwg

FASE:

PROJETO BÁSICO

REVISÃO Nº 00

DATA: 20/04/2016

ESCALA: INDICADA

TAMANHO FOLHA: A3

Nº PRANCHAS:

ARQ

13

14