

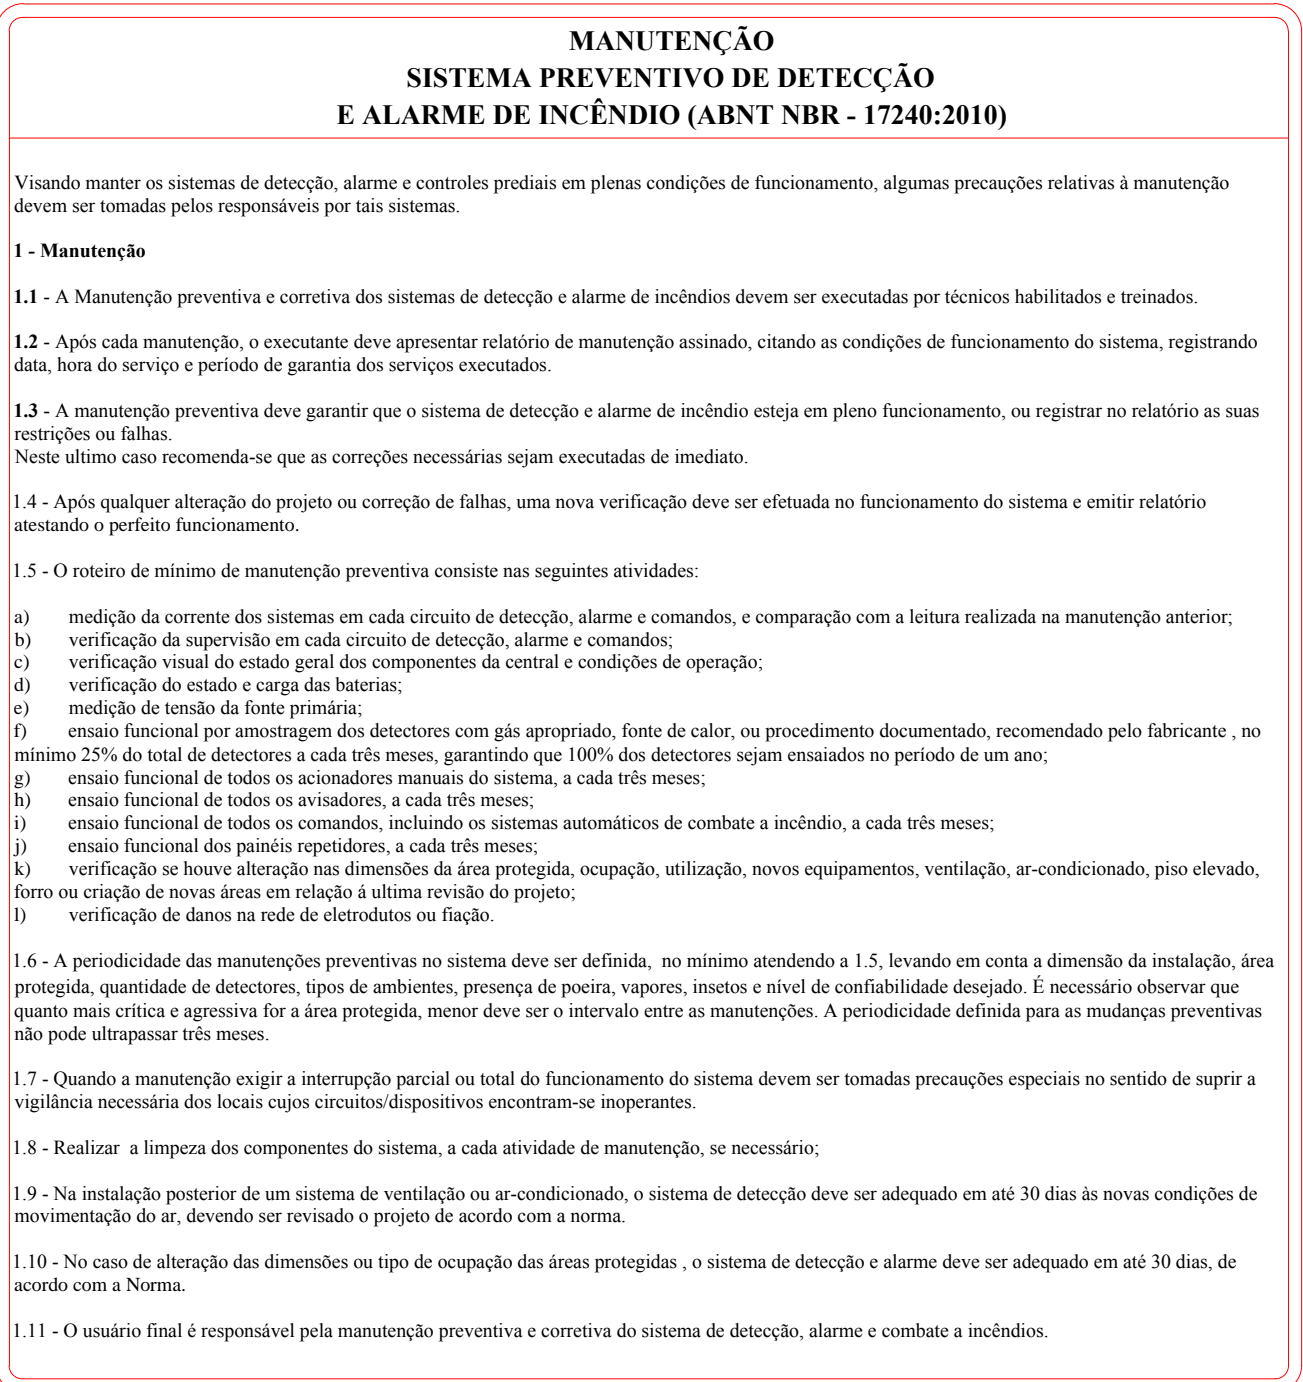


3º PAVIMENTO - SAÍDA 05							
ÁREA	ITEM	LOCALIZAÇÃO	DISPOSITIVO	FABRICANTE / MODELO / IP	CORRENTE EM REPOUSO (mA)	CORRENTE EM ALARME (mA)	TAG
51	1	CORREDOR	SINALIZADOR ÁUDIO VISUAL	ENGESUL / 103046 (IP55)		90	SSE-I-SAV
COMPRIMENTO TOTAL DA SAÍDA (m)			84	CONSUMO TOTAL (mA)	0	90	
TENSÃO CIRCUITO (V)			24				
QUEDA DE TENSÃO CIRCUITO (%)			1,5				
TENSÃO DE TRABALHO (V)			23,6				
CONDUTOR DA SAÍDA (mm²)			0,75				

02 QUADRO DE CARGAS SISTEMA DE ALARME DE INCÊNDIO - LAÇO 05/SAÍDA 05
S/ESCALA

3º PAVIMENTO - SAÍDA 08							
ÁREA	ITEM	LOCALIZAÇÃO	DISPOSITIVO	FABRICANTE / MODELO / IP	CORRENTE EM REPOUSO (mA)	CORRENTE EM ALARME (mA)	TAG
fr	1	CORREDOR	SINALIZADOR ÁUDIO VISUAL	ENGESUL / 103046 / IP95		90	SSE-1SAV
COMPROMETIMENTO TOTAL DA SAÍDA (m)				CONSUMO TOTAL (mA)			
72				0 90			
TENSÃO CIRCUITO (V)			24				
QUEDA DE TENSÃO CALCULADA (%)			1,1				
TENSÃO DE TRABALHO (V)			23,7				
CONDUZIBILIDADE DA SAÍDA (mm²)			0,75				

03 QUADRO DE CARGAS SISTEMA DE ALARME DE INCÊNDIO - LAÇO 06/SAÍDA 06
S/ESCALA

[illegible]

<p>LOCAL: CHAPECÓ - SC</p> <p>OBRAS: BLOCO C</p> <p>PROJETO</p> <p>SISTEMA DE DETECÇÃO E ALARME DE INCÊNDIO</p> <p>CONTEÚDO: PLANTA BAIXA BLOCO "C" PIVÔ QUANTIDADE DE CARGAS, LEGENDA E NOTAS</p> <p>ENDEREÇO: BOQUINA, SC-484, Km 02 - FRONTEIRA SUL</p>	 <h1 style="margin-top: 0;">UFFS</h1> <h2 style="margin-top: 0;">UNIVERSIDADE FEDERAL DA FRONTEIRA SUL</h2> <p style="color: #00a0e3; font-weight: bold; margin-top: 10px;">Secretaria Especial de Obras-SEO</p> <hr/> <div style="display: flex; justify-content: space-between; align-items: center; font-size: small;"> ENLCE Nº: 00000000000000000000 FOLHA Nº: 00000000000000000000 </div> <hr/> <table border="0" style="width: 100%;"> <tr> <td style="vertical-align: top; width: 50%;"> FASE: PROJETO EXECUTIVO REVISÃO N°: R00 </td> <td style="vertical-align: top; width: 50%;"> ESCALA: 1:100 TAMANHO DO FOLHA: A0 Nº PRANCHAS: 03 </td> </tr> </table> <hr/> <p>DATA: 01/06/2018</p> <p>DESENHADO POR: DIEGO GOMARO</p> <p>NOME DO ARQUIVO:</p>	FASE: PROJETO EXECUTIVO REVISÃO N°: R00	ESCALA: 1:100 TAMANHO DO FOLHA: A0 Nº PRANCHAS: 03
FASE: PROJETO EXECUTIVO REVISÃO N°: R00	ESCALA: 1:100 TAMANHO DO FOLHA: A0 Nº PRANCHAS: 03		