




Planta Baixa Escala 1:200

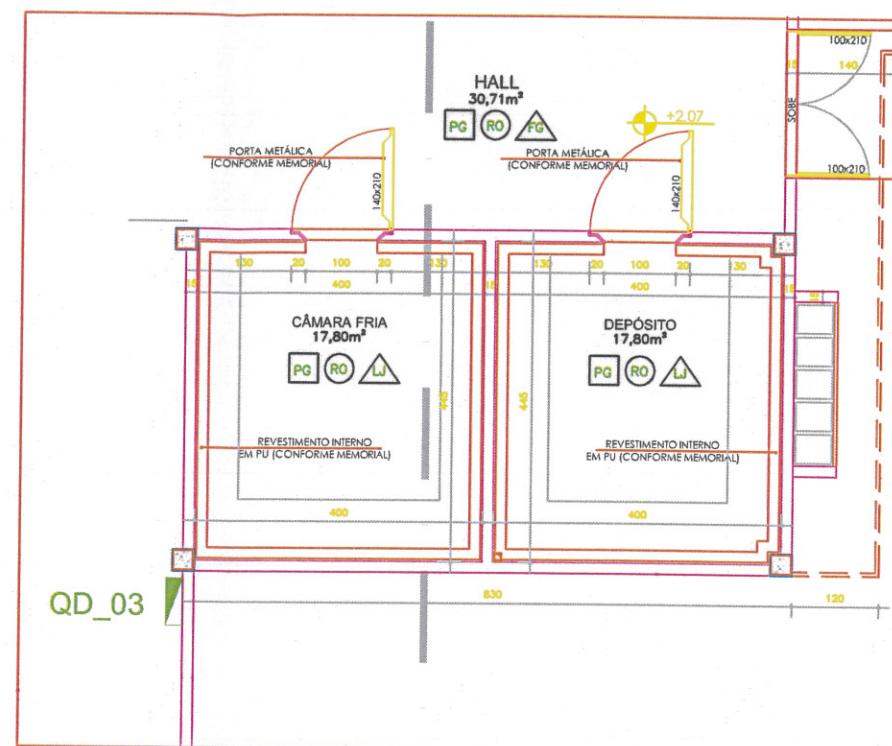


Detalhe B Escala 1:50

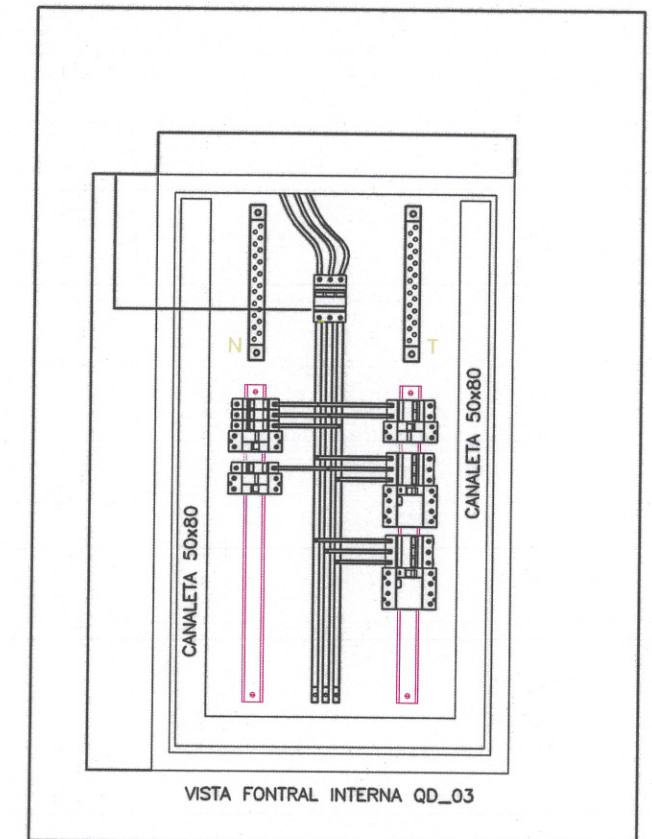

QD_03 Sem escala

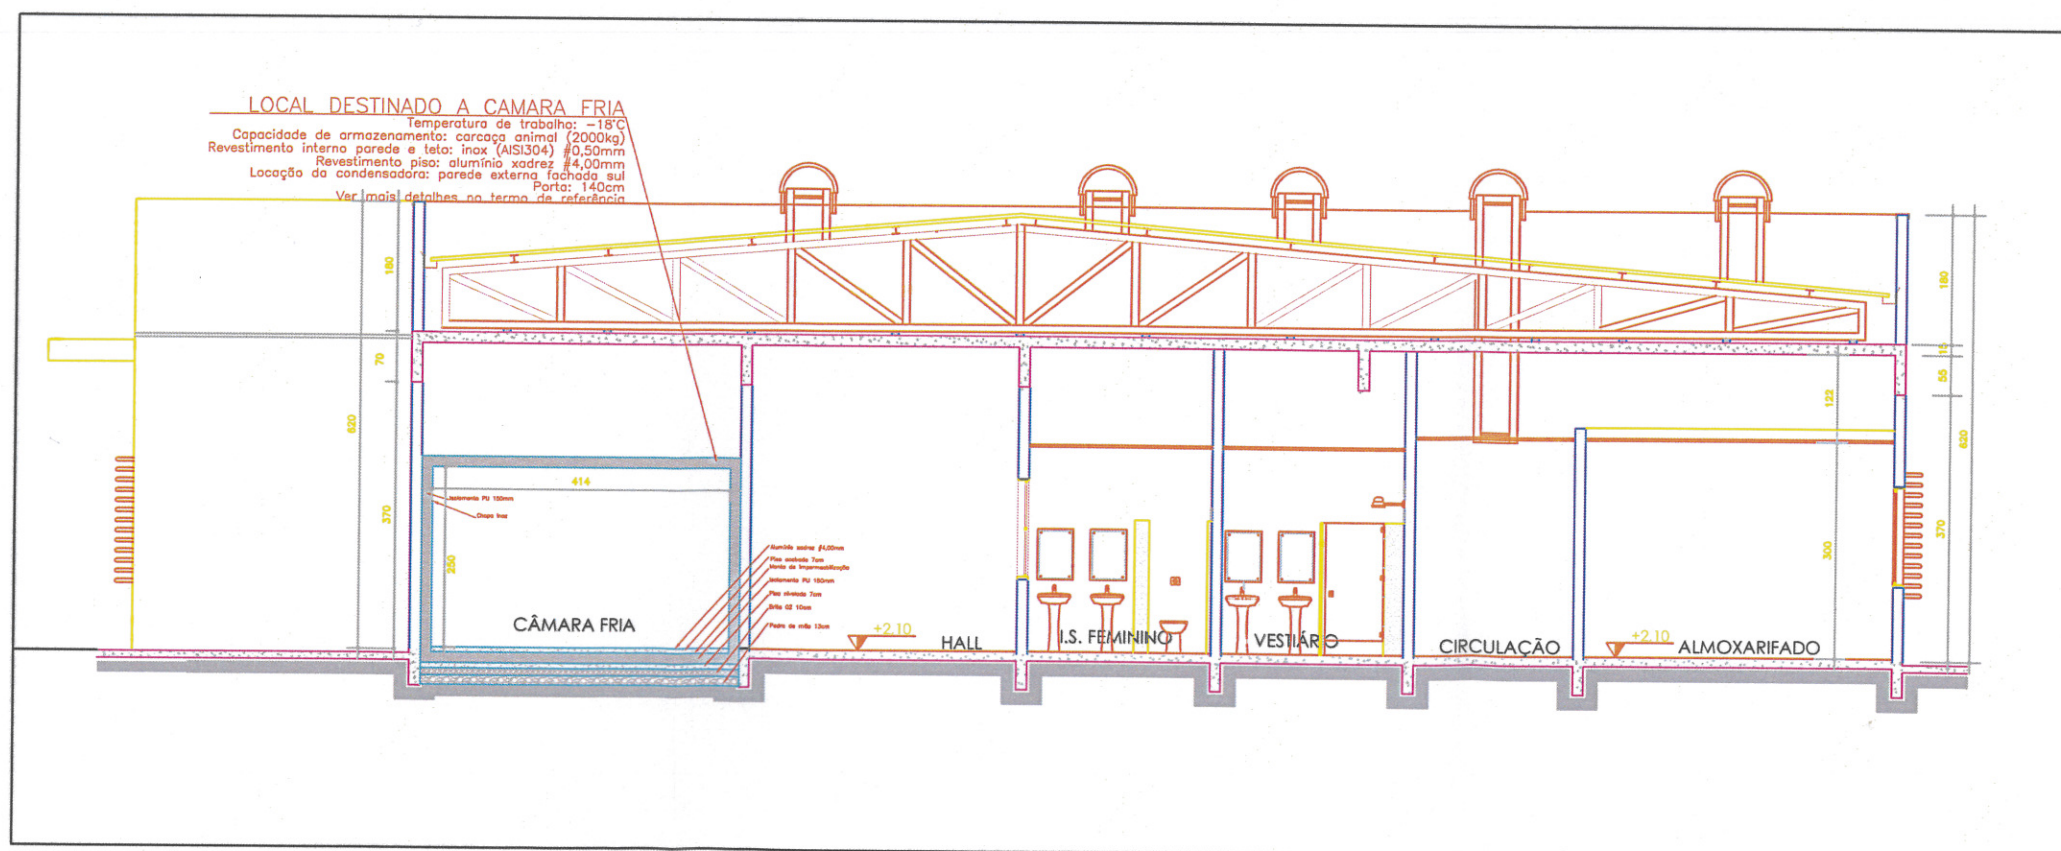

Corte A-A Escala 1:50

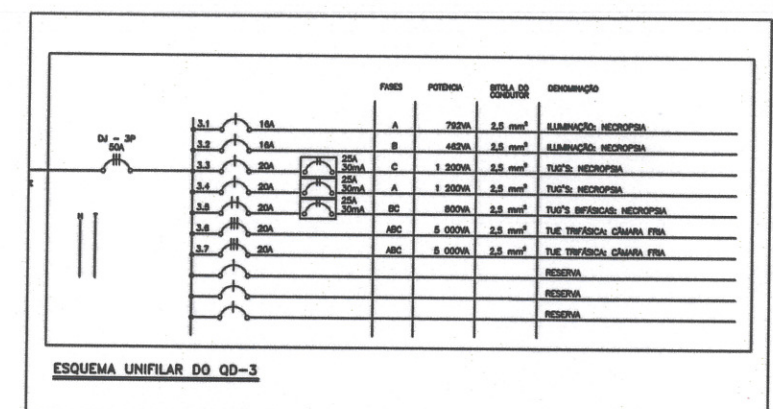

QD_03 Sem escala

UFFS
UNIVERSIDADE
FEDERAL DA
FRONTEIRA SUL

Secretaria Especial de Obras-SEO

<p>LOCAL: Realiza/PR</p> <p>OBRA: Instalação de câmara fria Bloco 15 Anatomia - HV</p> <p>PROJETO: Câmara fria</p> <p>CONTEÚDO: Planta Baixa</p> <p>DESENHADO POR: Daniel Espig</p> <p>NOME DO ARQUIVO: CAMARA_FRIA_15_ANALOMIA_01.DWG</p>	<p>FASE: Projeto Básico</p> <p>REVISÃO Nº: R1</p> <p>DATA: 28/11/2018</p> <p>DESENHADO POR: Daniel Espig</p> <p>NOME DO ARQUIVO: CAMARA_FRIA_15_ANALOMIA_01.DWG</p>	<p>ESCALA: Indicada</p> <p>TAMANHO FOLHA: A1</p> <p>Nº PRANCHA: 01</p> <p>A/C 01</p> <p>01</p>
--	---	--